



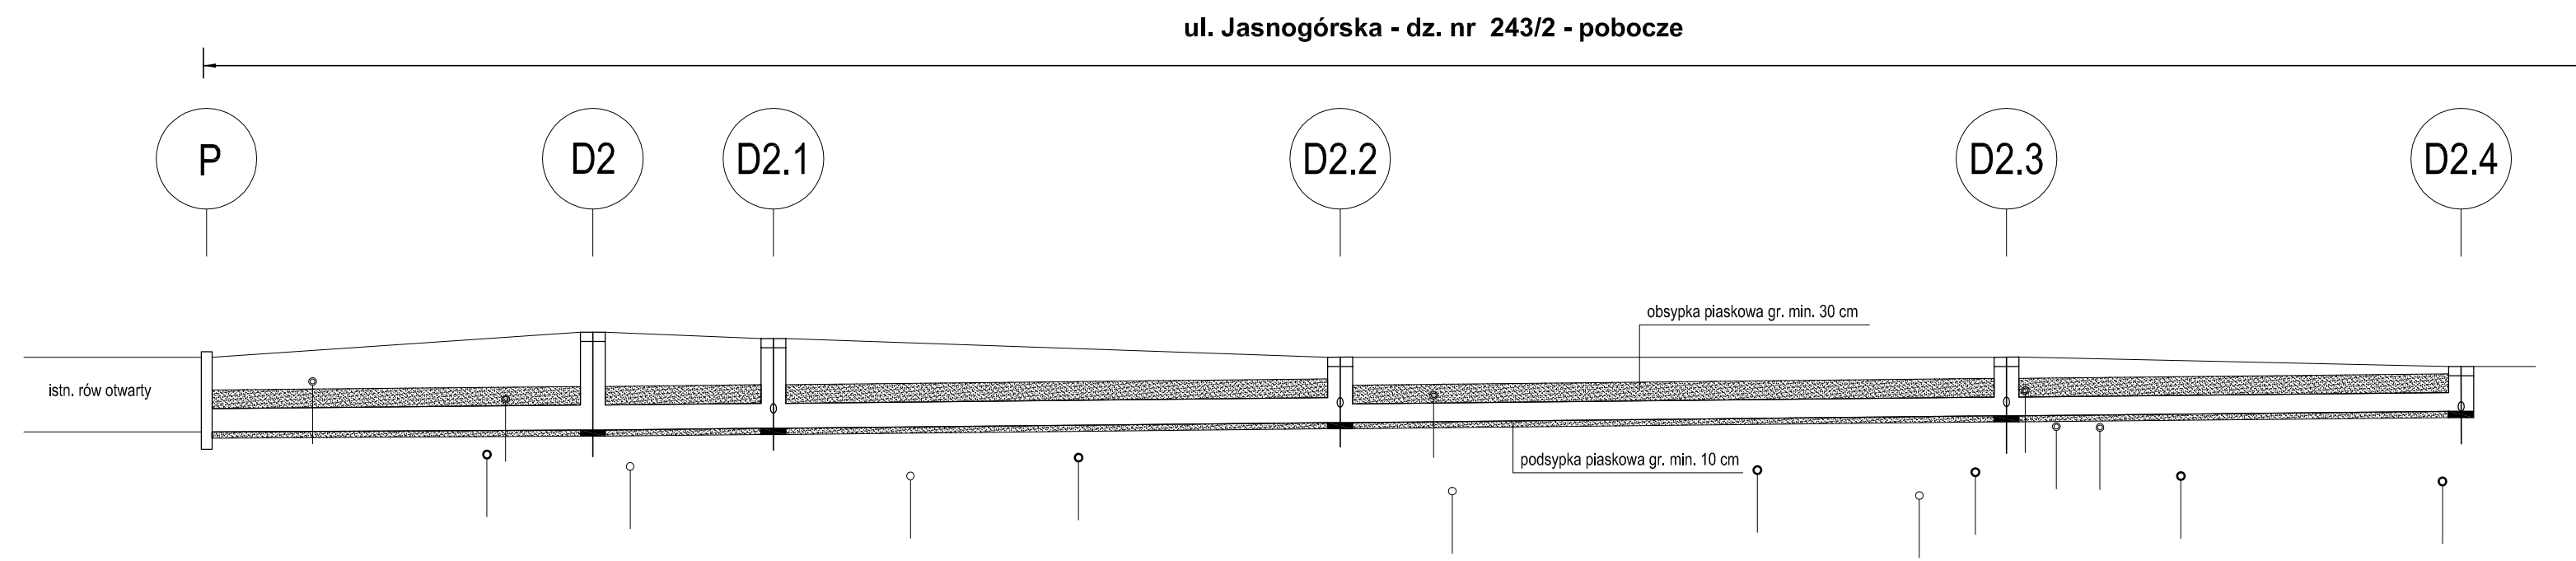

UWAGA!
Przed przystąpieniem do budowy
rowu krytego
wykonać przekopy kontrolne
celem ustalenia rzędnych
posadowienia istniejącego uzbrojenia


POSADOWIENIE RUROCIĄGU

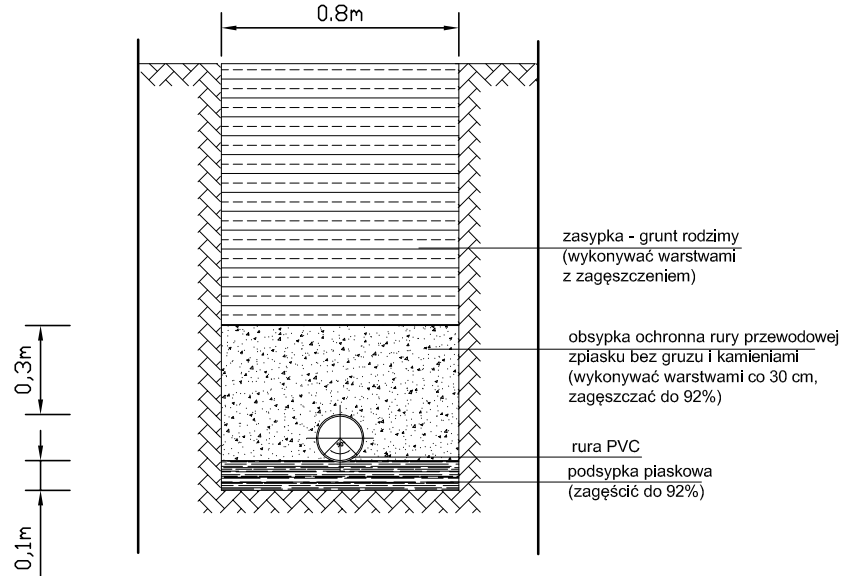

P - Proj. betonowa, typowa ścianka czołowa

p.p. 225,00 m. n.p.m.		proj. wylot - odpływ do rowu		kabel eNN - RO 100 mm		wodociąg Dn 100 mm gazociąg Dn 80 mm		kabel eNN - RO 100 mm		ks 200 mm		dopływ z wp10 - 235,86		ks 150 mm		przyłącze wody Dn 40 mm		dopływ z wp 11 - 235,95		kabel eNN - RO 100 mm ks 150 mm		przyłącze wody Dn 40 mm		ks 150 mm		przyłącze wody Dn 40 mm		dopływ z wp 12 - 235,96 kabel telekom. - RO 50 mm ks 150 mm		przyłącze gazu Dn 25 mm przyłącze gazu Dn 20 mm		przyłącze wody Dn 40 mm		przyłącze wody Dn 40 mm dopływ z wp 13 - 235,93	
RZĘDNA TERENU		236,80						237,20				237,10						236,80								236,80						236,65		236,65	
RZĘDNA DNA KANAŁU		235,60						235,63				235,66						235,75								235,86						235,93		235,93	
GŁĘBOKOŚĆ , m		1,20						1,57				1,44						1,05								0,94						0,72		0,72	
MATERIAŁ/ŚREDNICE																																			
SPADEK/DŁUGOŚĆ % /m																																			
DŁUGOŚĆ , m																																			
ODLEGŁOŚĆ , m																																			
HEKTOMETRY																																			

JEDNOSTKA PROJEKTOWA:

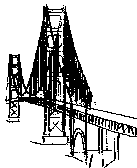

Zakład Projektowania Dróg i Mostów
42-200 Częstochowa, ul. Lechonia 3/36
Tel./fax.(34)3632007
e-mail: TWZ@wp.pl

"TWZI"

STADIUM:

PROJEKT BUDOWLANY

ZAMIERZENIE BUDOWLANE:

PRZEBUDOWA ODCINKA DP 2068S POPRZECZ WYKONANIE CHODNIKA W m. BIAŁA UL. JASNOGÓRSKA, gm. KŁOBUCK

PROJEKTOWAŁ:

mgr inż. TOMASZ ZAWADZKI
upr. nr: SLK/6122/PWBD/15
w spec: inżynieryjnej drogowej

PODPIS

TYTUŁ RYSUNKU:

PROFIL PODŁUŻNY
-RÓW KRYTY

SPRAWDZIŁ:

inż. JAN ZAWADZKI
upr. nr: LOD/1059/PWOD/08
w spec: drogowej

PODPIS

ZAMAWIAJĄCY:

POWIATOWY ZARZĄD DRÓG W KŁOBUCKU

NR ZLECENIA

Umowa nr 18/2016

DATA

08.2016r.

SKALA

1:100/1000

ARKUSZ

6/6

NR RYS.

3