

MAPA DO CELÓW PROJEKTOWYCH
Gmina: Kłobuck
Miasto: Kłobuck, ul. Zamkowa
Jedn. ewid.: Kłobuck – miasto (240601_4)
Obręb: Kłobuck (0002) – dz. 5708/1, 5708/4; k.m. nr 5
Obręb: Zagórze (0007) – dz. 1052/19, 1052/25, 1052/26, 1070; k.m. nr 12
ID zgł. pracy geod. GKN.6640.776.2014

Układ współrzędnych prostokątnych płaskich: „układ 2000/18”
6.144.29.11.2.4
6.144.29.11.4.2
6.144.29.11.4.4
6.144.29.12.1.3
6.144.29.12.3.1
6.144.29.12.3.3
Układ wysokości: Kronsztad 86

SKALA 1:500

UWAGI:
Mapa nie może służyć do celów projektowych w myśl §79 pkt. 5, Rozporządzenia Ministra Spraw Wewnętrznych i Administracji z dnia 9 listopada 2011r. (Dz. U. Nr 263, Poz. 1572), w zakresie granic działek nr 5708/1, 5708/4, 1052/19, 1052/25, 1052/26, 1052/10, 1070.

Nie wyklucza się istnienia w terenie innych nie wykazanych na niniejszej mapie urządzeń podziemnych, które nie były zgłoszone do inwentaryzacji lub o których brak jest informacji w instytucjach branżowych.

Granice ewidencyjne działek naniesiono kolorem zielonym.

Na obszarze objętym inwestycją, tj. działek nr 5708/1, 5708/4, 1052/19, 1052/25, 1052/26, 1052/10, 1070 brak obowiązującego planu miejscowego jak również obowiązującej decyzji o warunkach zabudowy.
Działki 5708/1, 5708/4, 1052/10, 1070 nie obciążone służebnościami gruntowymi.
Działka 1052/19 obciążona służebnością gruntową pasem szerokości 4m na całej długości działki nr 1052/19 od strony granicy z działką nr 5708 do stacji transformatorowej, na rzecz czasowych właścicieli lub wieczystych użytkowników działki nr 1052/18.
Działki nr 1052/25, 1052/26 obciążone odpłatną służebnością gruntową na czas nieokreślony wykonywania na działkach nr 1052/25, 1052/26 przyłącza wodociągowego do budynku znajdującego się na działce nr 1052/22 wzdłuż granicy nieruchomości w odległości 1,5m od granicy z działką nr 1052/24 na długości około 146m z wodociągu z ulicy Zamkowej.

LEGENDA:

----- - służebności gruntowe


UWAGA!
Podkład mapy, na którym wykonano projekt jest zgodny z mapą do celów projektowych zarejestrowaną w PODGiK w Kłobucku pod nr GKN.6640.776.2014 z dnia 14.05.2014r.

ZA ZGODNOŚĆ
Z DRYGIAŁEM

GEODETA UPRAWNIONY
mgr inż. Tomasz Cholewa
Zawady, al. K. Makuszyńskiego 48
tel. 0607161481, (034) 3177213
Nr świadectwa 19049

Wykonał.....
Data.....07.05.2014r.....

Szkic orientacyjny

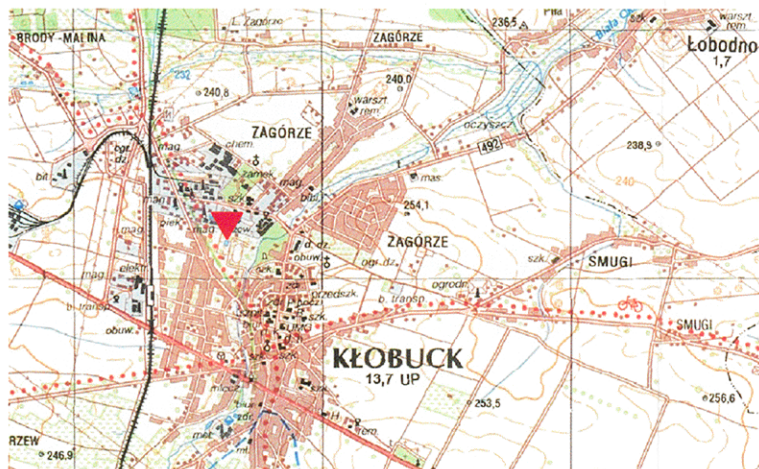

Współrzędne punktów charakterystycznych proj. kan. deszczowej:

Nr	X	Y
PS	5642297,04	6565618,14
S1	5642502,59	6565569,75
S2	5642498,61	6565583,15
S3	5642436,66	6565567,07
S4	5642415,60	6565596,23
S5	5642336,12	6565587,12
SP1	5642259,33	6565610,11
SP2	5642288,50	6565617,12
SP3	5642253,51	6565603,41
SR	5642334,37	6565591,75
T1	5642252,61	6565609,02
e1	5642296,88	6565619,27
e2	5642286,94	6565620,74
e3	5642286,85	6565621,21
k1	5642517,47	6565572,48
k2	5642234,65	6565606,12
k3	5642222,29	6565622,95
Z1	5642323,88	6565620,04

STAROSTA KŁOBUCKI
(mowa organu uprzedniego wyrażenia projektowanych sieci subgrupa terenu)
Na podstawie art. 28 ust. 1 ustawy z dnia 17 maja 1998r. - Prawo geodezyjne
i kartograficzne (Dz. U. z 1998r. Nr 30, poz. 163 z późn. zmianami)
uzgodniono wyrażenie projektowanych sieci subgrupa terenu
(wyrażenie organu uprzedniego wyrażenia projektowanych sieci subgrupa terenu)
- odbyła się w siedzibie Starostwa Powiatowego w dniu 03.09.2014
GKN.6640.776.2014
Kłobuck, dn. 03.09.2014

mgr inż. Jacek Kuźniak
(Kierownik Powiatowego Ośrodka Dokumentacji
i Kartograficznej w Wydziale GKN
Starostwa Powiatowego w Kłobucku)

OZNACZENIA :

- ks200 ----- ISTN. SIEĆ KANALIZACJI SANITARNEJ Ø200 PCV W UL. ZAMKOWEJ
- PROJ. SIEĆ KANALIZACJI SANITARNEJ GRAWITACYJNEJ
- Ø200/5,9 PVC L=214,00 mb
- PROJ. PRZYL. KANALIZACJI SANITARNEJ TŁOCZNEJ
- Ø90/5,4 PE L=57,00 mb
- PROJ. PRZYLĄCZE KANALIZACJI SANITARNEJ Ø160/4,7PCV L=94,60 mb
- PROJ. PRZEPOMPOWNIA ŚCIEKÓW
- PROJ. STUDNIE REWIZYJNE Ø1200 BET. NA SIECI GRAW.
- PROJ. STUDNIA ROZPRĘŻNA Ø1000 PLAST.
- PROJ. STUDNIE REWIZYJNE Ø1000 BET. NA PRZYLĄCZU KAN.
- PROJ. STUDNIA REWIZYJNA Ø425 „WAVIN” NA KORTACH TENISOWYCH
- PROJ. TRÓJNIK NA PRZYLĄCZU KAN. Ø150/150 PCV
- ISTN. STUDZENIKI REWIZYJNE

Uwaga! Przy przejściu projektowanej kanalizacji pod kablem energetycznym i telefonicznymi należy na każdy kabel nałożyć rurę osłonową A PS AROT Ø80 3,00mb.
Przy przejściu projektowanej kanalizacji pod kanałem ciepłowniczym należy na rurę przewodową nałożyć rurę ochronną 250 stal. l=2,0m.

Uwaga! Przejścia proj. sieci kanalizacji sanitarnej pod drogą powiatową i gminną wykonać metodą przewiertu w rurze ochronnej stal.

Uwaga!
Przyłącze kan. tłocznej Ø90/5,4PE
oraz przyłącze Ø160/4,7PCV
wg odrębnego opracowania proj.

BIURO USŁUGOWO – HANDLOWE „WOD-BUD” S.C. 42-100 KŁOBUCK UL. PARKOWA 4a TEL. (034) 317-18-48			
Rodzaj dokumentacji	Projekt budowlano – wykonawczy budowy kanalizacji dla ośrodka Sportu i Rekreacji w Kłobucku” obręb Kłobuck dz. nr 5708/4, 5708/1, obręb Zagórze 1052/10, 1052/19, 1052/25, 1052/26, 1070		
Investor	Ośrodek Sportu i Rekreacji w Kłobucku ul. Sportowa 14		
Treść	Projekt zagospodarowania terenu		
Opracował	STANISŁAW SŁUCH	Rys. nr	1
	Upraw. Do projekt. Kier. I nadzorowania	Skala	1 : 500
Projektował	mgr inż. LUKASZ MIRCZAK	Podpis	06.2014r.
	Upr. Nr: SLK1089/PWOS08	Upr. Nr: UAN-VIII-83861/8495	
Sprawdził	mgr inż. ANDRZEJ BORKOWSKI	Podpis	06.2014r.
	Upr. Nr: SLK1453/PWOS06	Upr. Nr: UAN-VIII-83861/8495	

Uzgodniona dokumentacja nie upoważnia inwestora do rozpoczęcia budowy bez uprzedniego zgłoszenia robót do PWIK Okręgu Częstochowskiego S.A. w Częstochowie, przez uprawnionego wykonawcę.

Realizacja robót wymaga decyzji o pozwoleniu na budowę wydanej przez właściwy terenowy organ nadzoru techniczno-budowlanego

Przed włączeniem do systemu wodociągowego i kanalizacji sanitarnej eksploataowanego przez PWIK Okręgu Częstochowskiego S.A. w Częstochowie konieczne jest ustanowienie służebności przesyłu na rzecze PWIK Okręgu Częstochowskiego S.A. w Częstochowie wyformie aktu notarialnego o treści uzgodnionej z Przedsiębiorstwem.